

COMMUNE DE CHANCEAUX

Résorption fils nus issu du poste "Village"
Rue Sainte Anne

PLAN DE DEPOSE

PROJET DEFINITIF

N° ENEDIS : DB24/025898

Echelle: 1/1000


SYNDICAT D'ENERGIES DE LA COTE D'OR
9 A, Rue René Char - BP 67454 - 21074 DIJON Cedex
Tél : 03 80 50 99 20 Fax : 03 80 50 99 39

N° DE DOSSIER
ER316/C
TECHNICIEN
A. GUEULIN

INDICE DESIGNATION ET SUIVI

A	AVANT PROJET	27/05/2021
B	PROJET DEFINITIF	24/06/2021

PLAN DE SITUATION

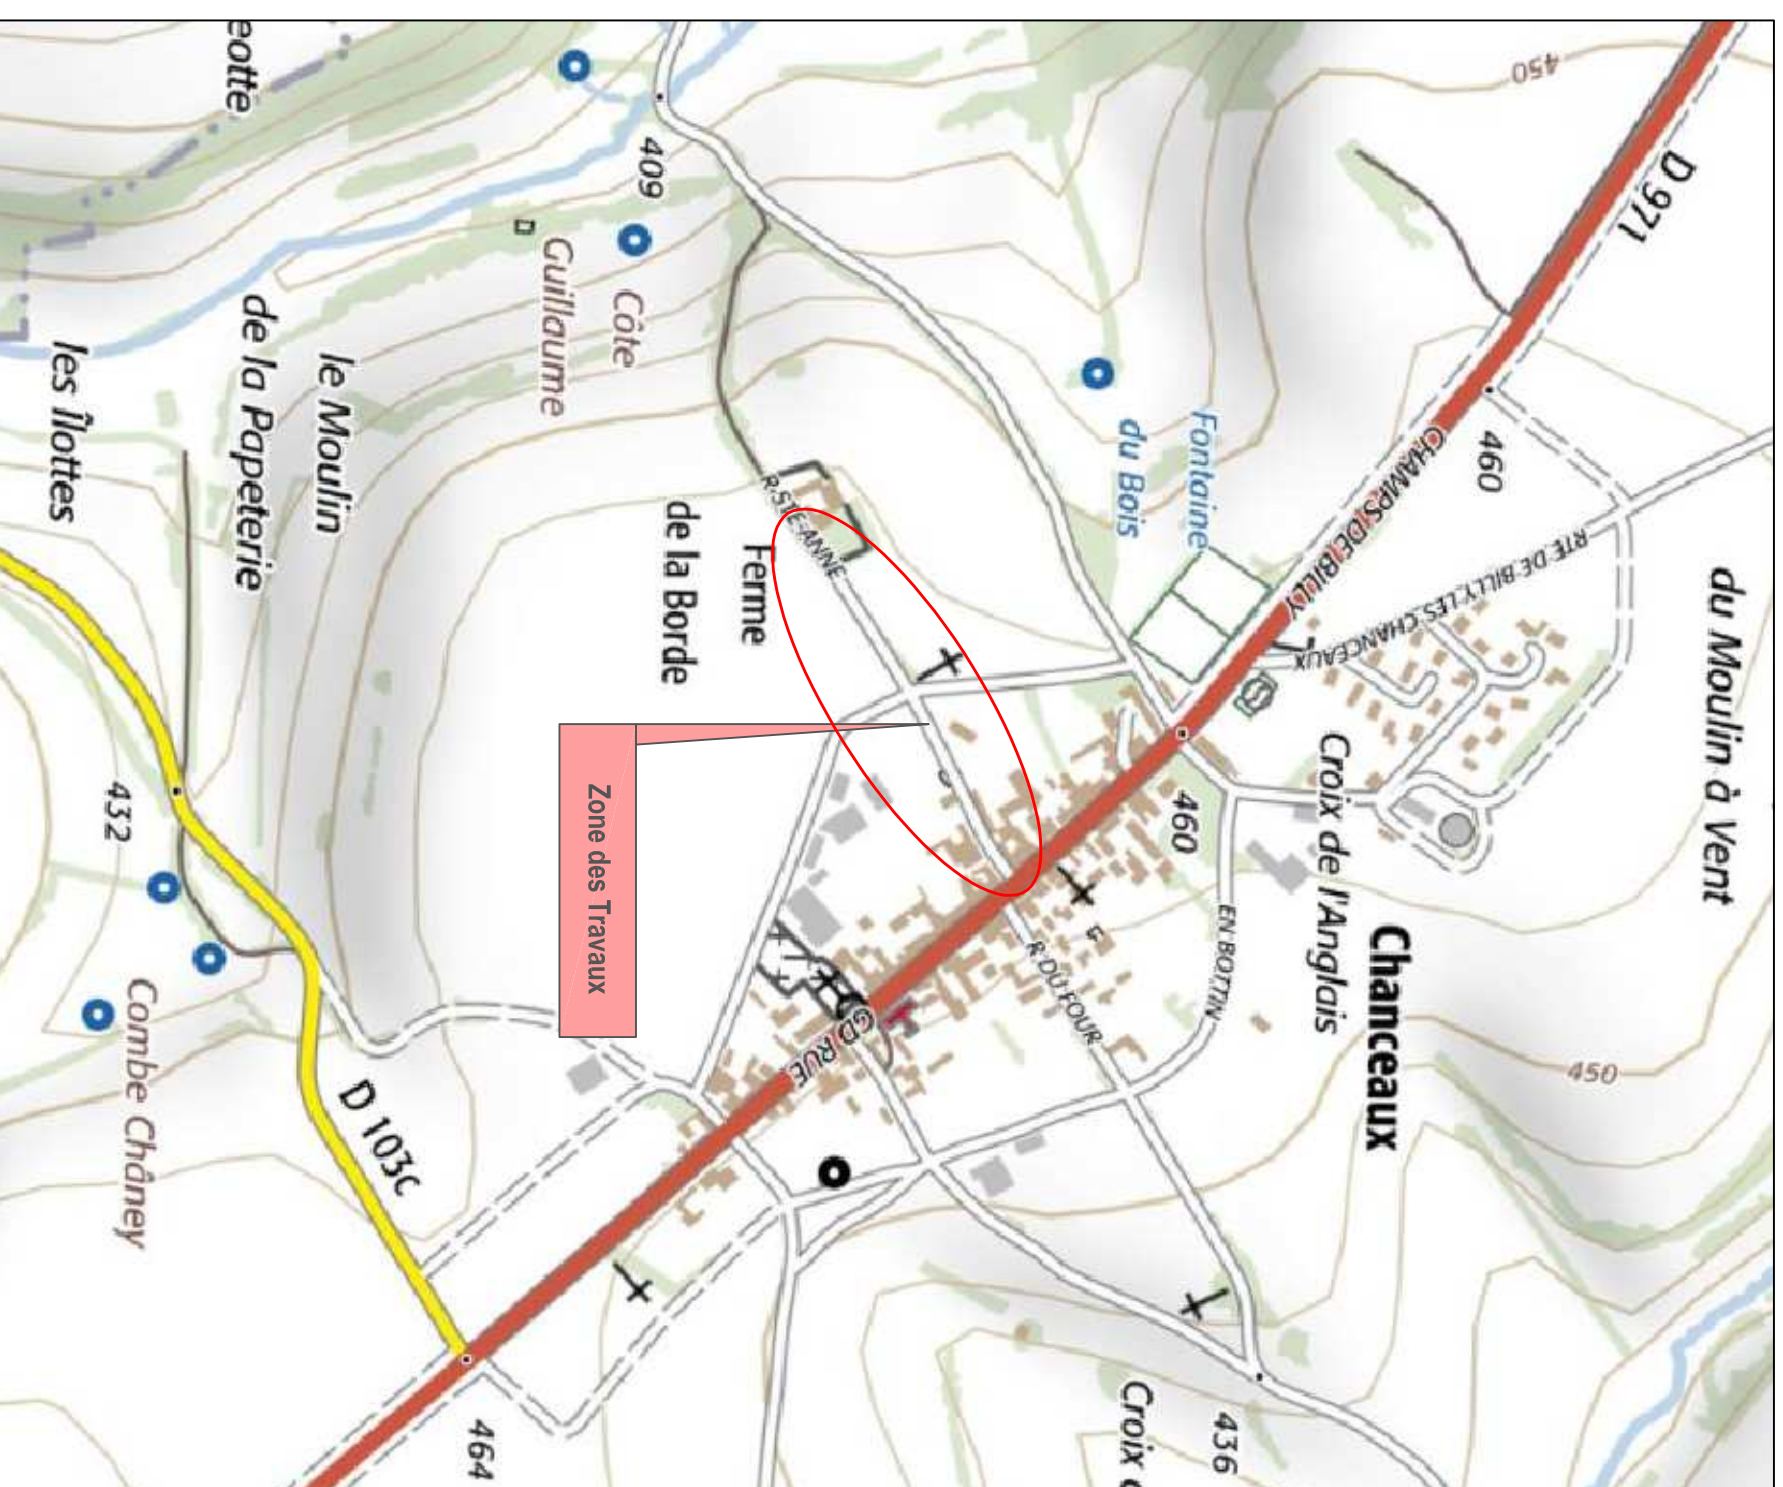

n°12	EXISTANT CONSERVE : PBA 11 A 600 en arrêt 1 RAS BT 150+EP 1 B4T 1 EP (B1) A DEPOSER : 5 A2Z/ED
-------------	---

n°13	EXISTANT CONSERVE : PBA 11 A 300 (1967) 1 cadre 1 B4T - 1 B2T 1 EP (B54) A DEPOSER : 5 VDC3/CL
-------------	---

n°14	EXISTANT CONSERVE : PBA 11 D 4 (1986) 2 B4S 1 EP (B26) A DEPOSER : 10 A2Z/AS
-------------	--


n°14	EXISTANT CONSERVE : PBA 11 D 4 (1986) 2 B4S 1 EP (B26) A DEPOSER : 10 A2Z/AS
-------------	--

n°16	EXISTANT CONSERVE : PBA 11 A 200 (1968) A DEPOSER : 5 VDC3/CL
-------------	---

n°17	EXISTANT CONSERVE : PBA 11 A 200 (1968) A DEPOSER : 5 VDC3/CL
-------------	---

d18	A DEPOSER : PBA 11 A 600 (1968) 5 A2Z/AD 1 terre non isolée 1 Bt 4 fils nus
------------	---

FERME DE LA BORDE

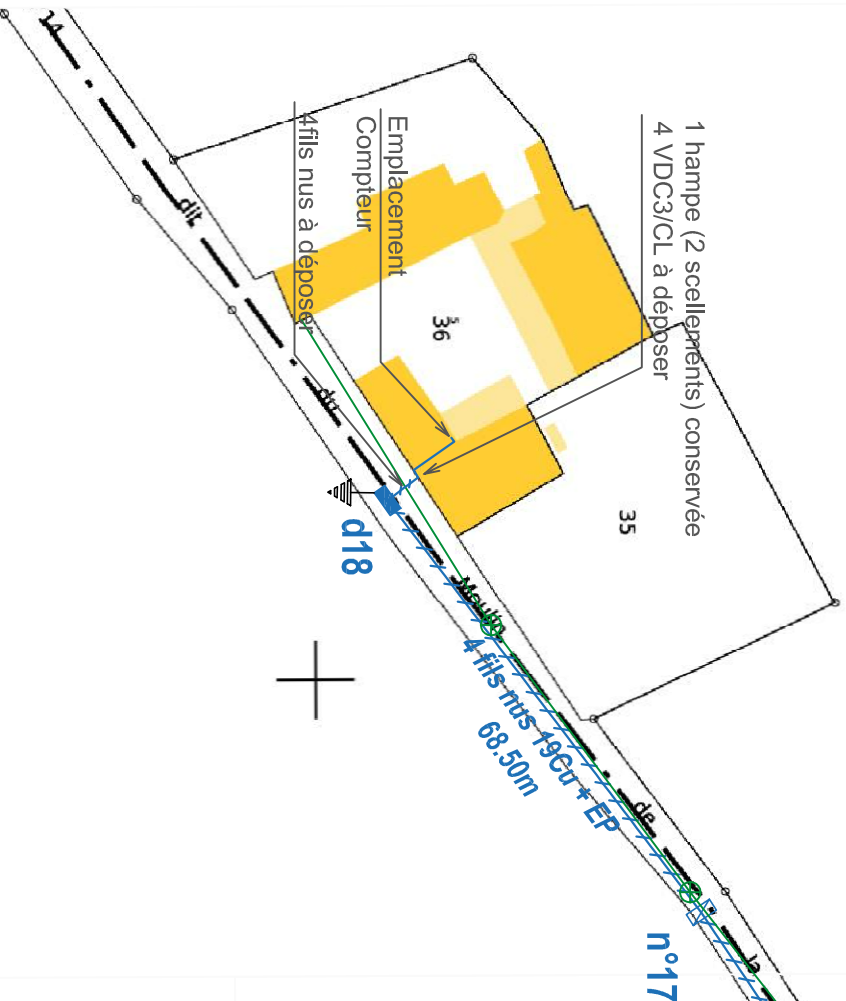

SUR LE MOULIN DE LA PAPETERIE

DEPOSE DES CONDUCTEURS AERIENS		
Tronçons	Sections	Longueur Câble
n°12 - d18	4 fils nus 19Cu + EP	338m
TOTAL unifilaire		1690m